



ETAP II

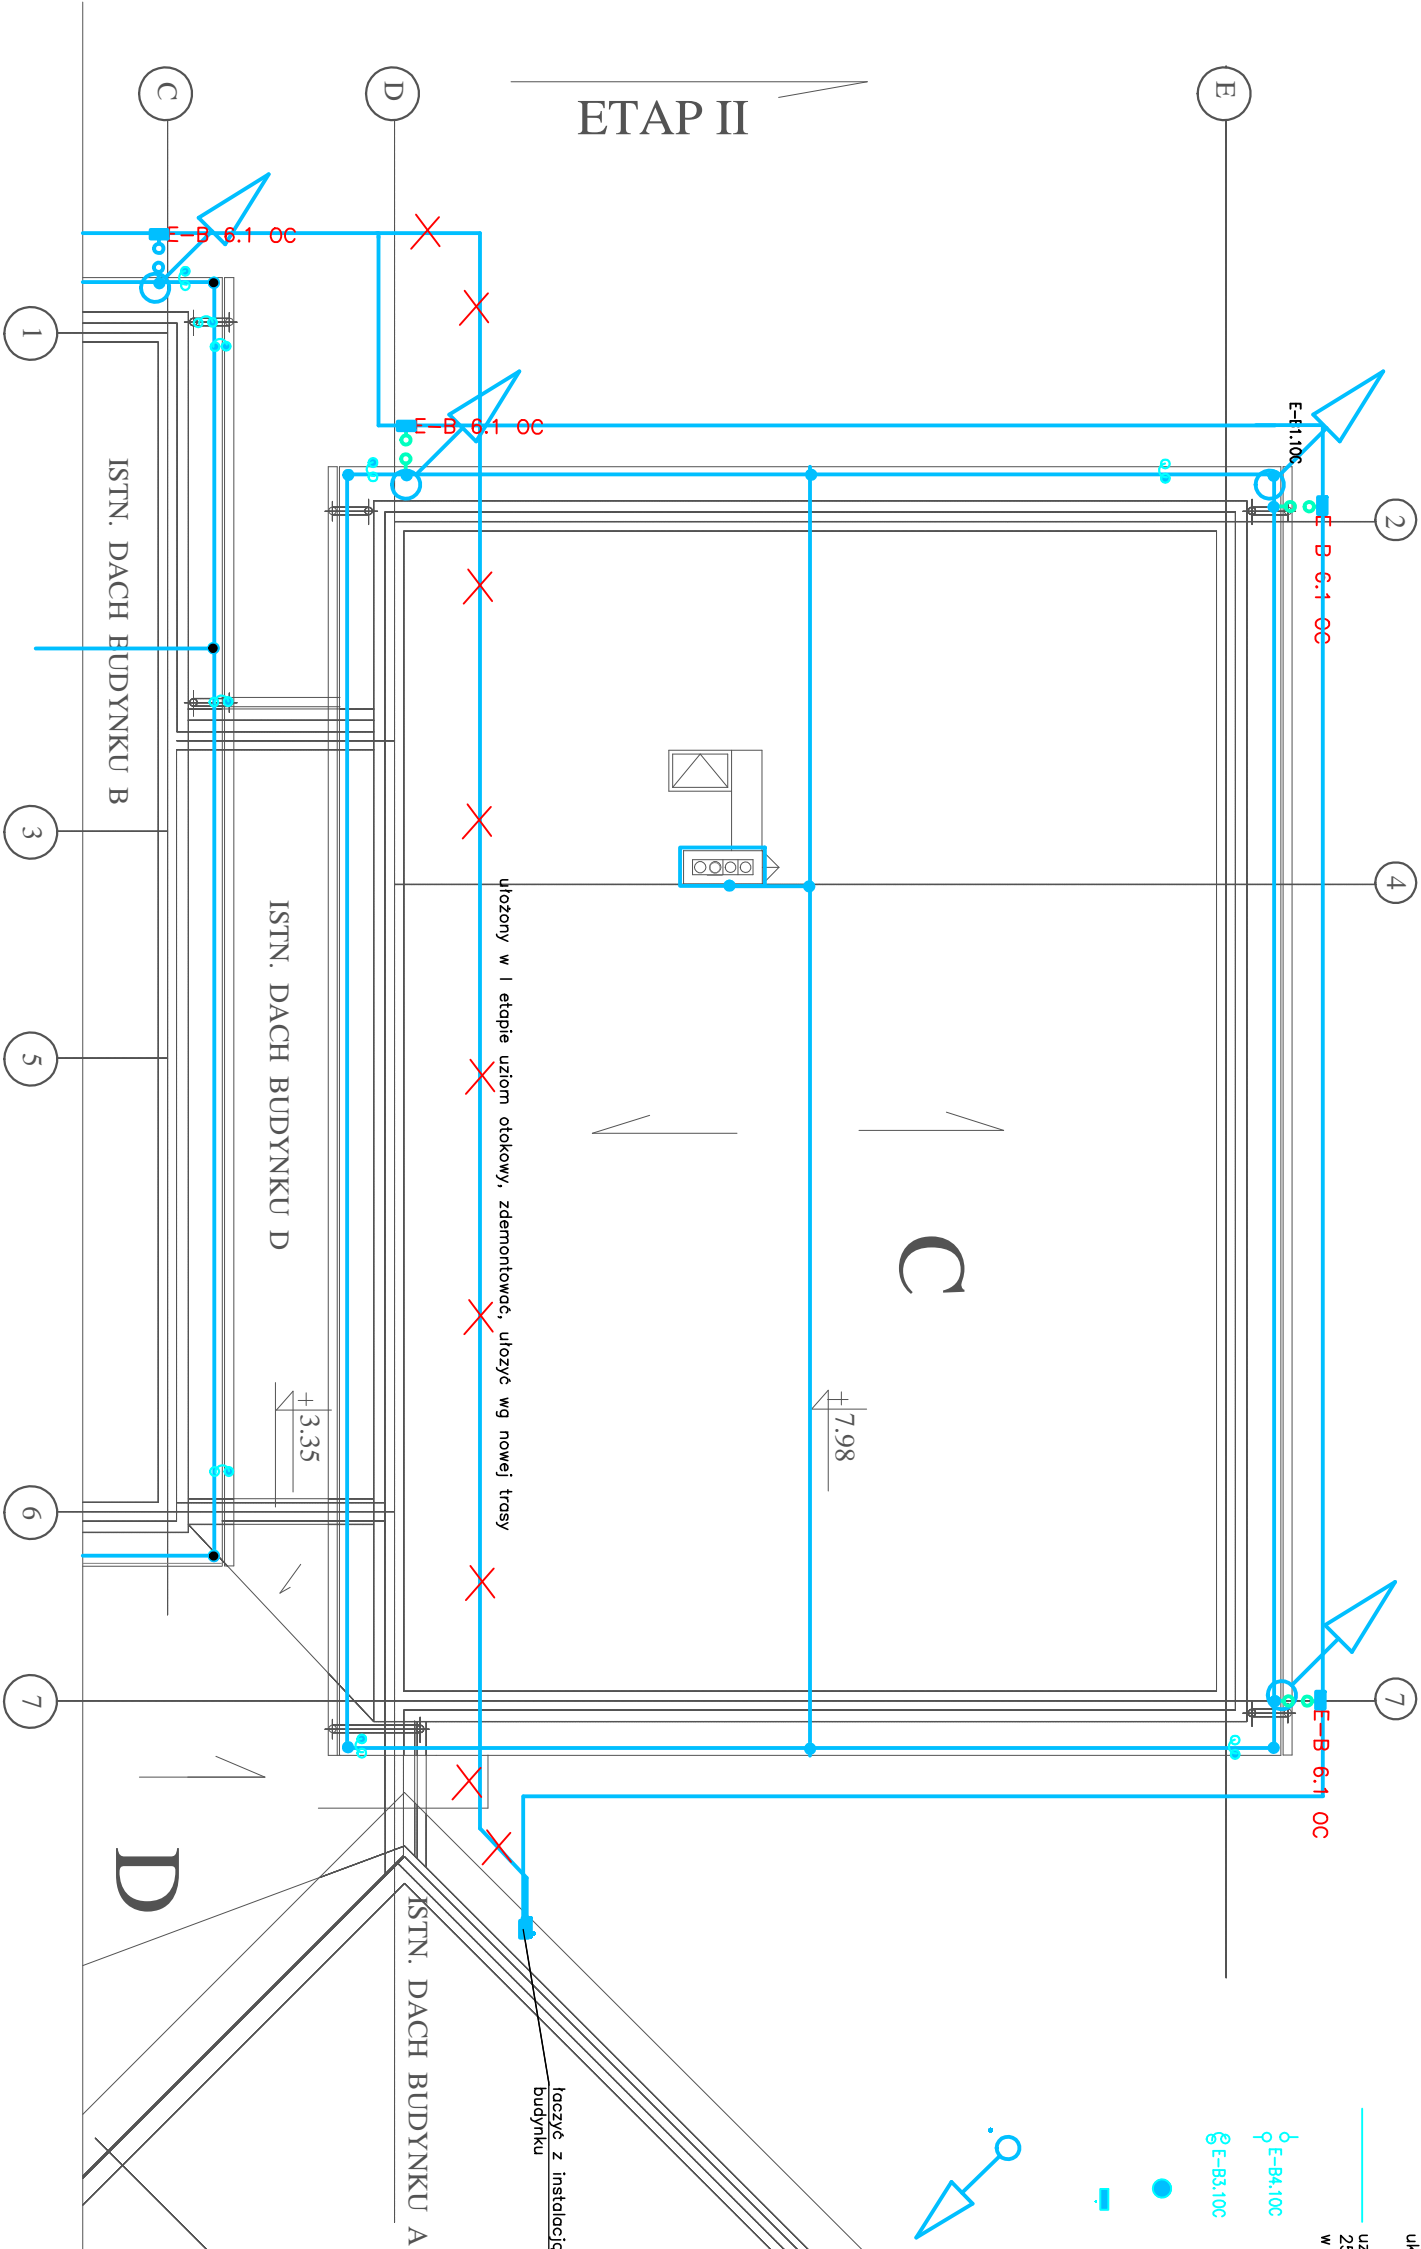

1. Opis i rysunek stanowią integralną całość projektu instalacji odgromowej.
2. Przed przystąpieniem do realizacji należy wszystkie wymiary sprawdzić na budowie
3. Przewody odprowadzające układać pod warstwą ocieplenia w grubościennych rurach niepalnych z tworzywa sztucznego.
4. Połączenia uziomów i połączeń wyrównawczych z zastosowaniem bednarki wykonywać przez spawanie. Dopuszcza się w uzasadnionych przypadkach łączenie śrubami (jedną M10 lub dwoma M6). Miejsca połączeń zabezpieczyć przed korozją.
5. Całość prac wykonać zgodnie ze szczegółami zawartymi w normie PN-EN 62305.
6. Do zwodu poziomego niskiego należy twarde metalicznie podłączyć wszystkie metalowe elementy wystające ponad dach (np. opierzenia, drobiny, anteny, kominy wentylacyjne, wentylatory dachowe itp.)
7. Wszystkie elementy budowlane, nie przewodzące wystające ponad dach (komuny, ściany przeciwpożarowe, itp.) należy wyposażyć w zwody i połączyć z siatką przewodów odprowadzających budynku.

INWESTOR	MUZEUM MARTYROLOGICZNE W ŻABIKOWIE			
LOKALIZACJA	CHELMNO NAD NEREM - dz nr 398/I, 399/I - ark. mapy 1			
OBIEKT	PAWILON WYSTAWIENNICZO - - ADMINISTRACYJNY - ETAP II			
TREŚĆ RYSUNKU	INSTALACJA PIORUNOCHRONNA RZUT DACHU			ATRIMUM JM
BRANŻA	ELEKTRYCZNA			SKALA 1 : 100
PROJEKTOWAŁ	mgr inż. Jolanta Śniedziewska			FAZA PW
OPRACOWAŁ	mgr inż. Jolanta Śniedziewska			DATA 12.2015
				NR RYS. E-3